


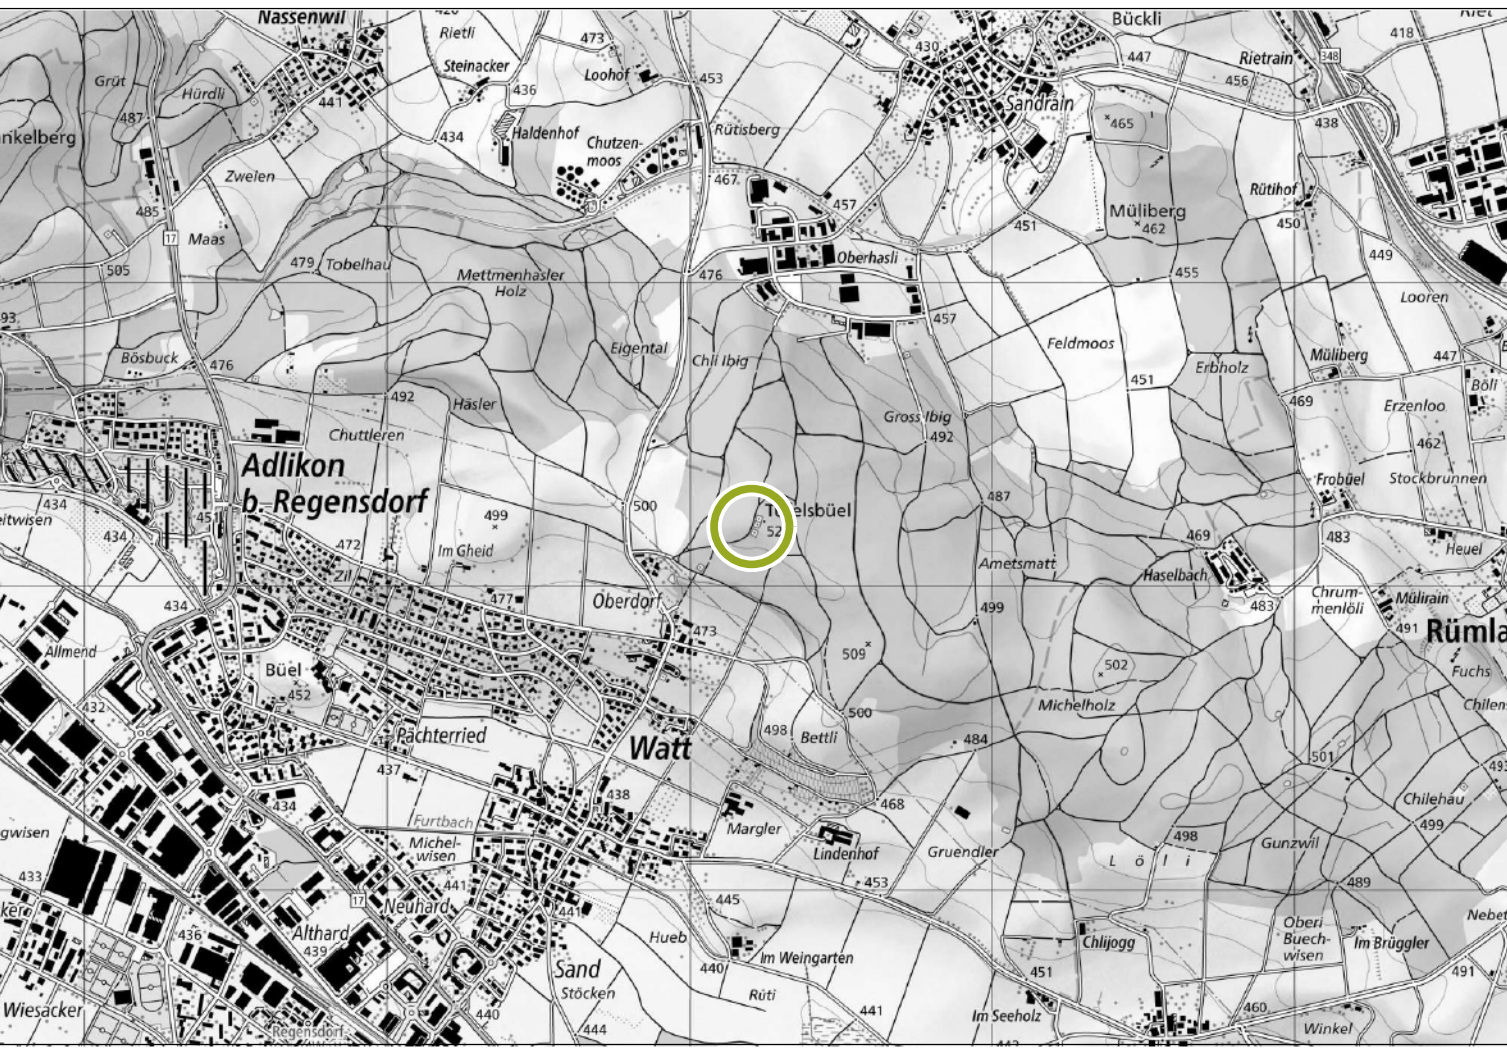

Gruppenwasserversorgung Furttal

Reservoir Ibig

Grundriss EG

Bearbeitungsstufe:
Bauprojekt

Massstab:

1:100

Grösse:

60/84

Datum:

15.8.2025

Gez.

awe

Gep.

Rev.

a

Rev.

b

Rev.

c

Rev.

d

Rev.

e

Rev.

f

Nummer:

11GWF2829_48/5

gujer

Ingenieurbüro Gujer AG
Ingenieure und Planer SIA / suisse.ling

Hofwiesenstrasse 50a
8153 Rümlang

T 044 512 43 00
F 044 512 43 01

www.gujerag.ch
info@gujerag.ch

Legende

- Bestehend
- Abbruch
- Projektiert
- Best. Installation
- Abbr. Installation
- Proj. Trinkwasser kalt (WTK)
- Proj. Schmutzabwasser verschmutzt (WASS)
- Proj. Schmutzabwasser rein (WASR)
- Proj. Abluft (LAB)
- Proj. Zuluft (LZU)
- Proj. Elektrotechnik (EMSR)

Grundriss EG

