


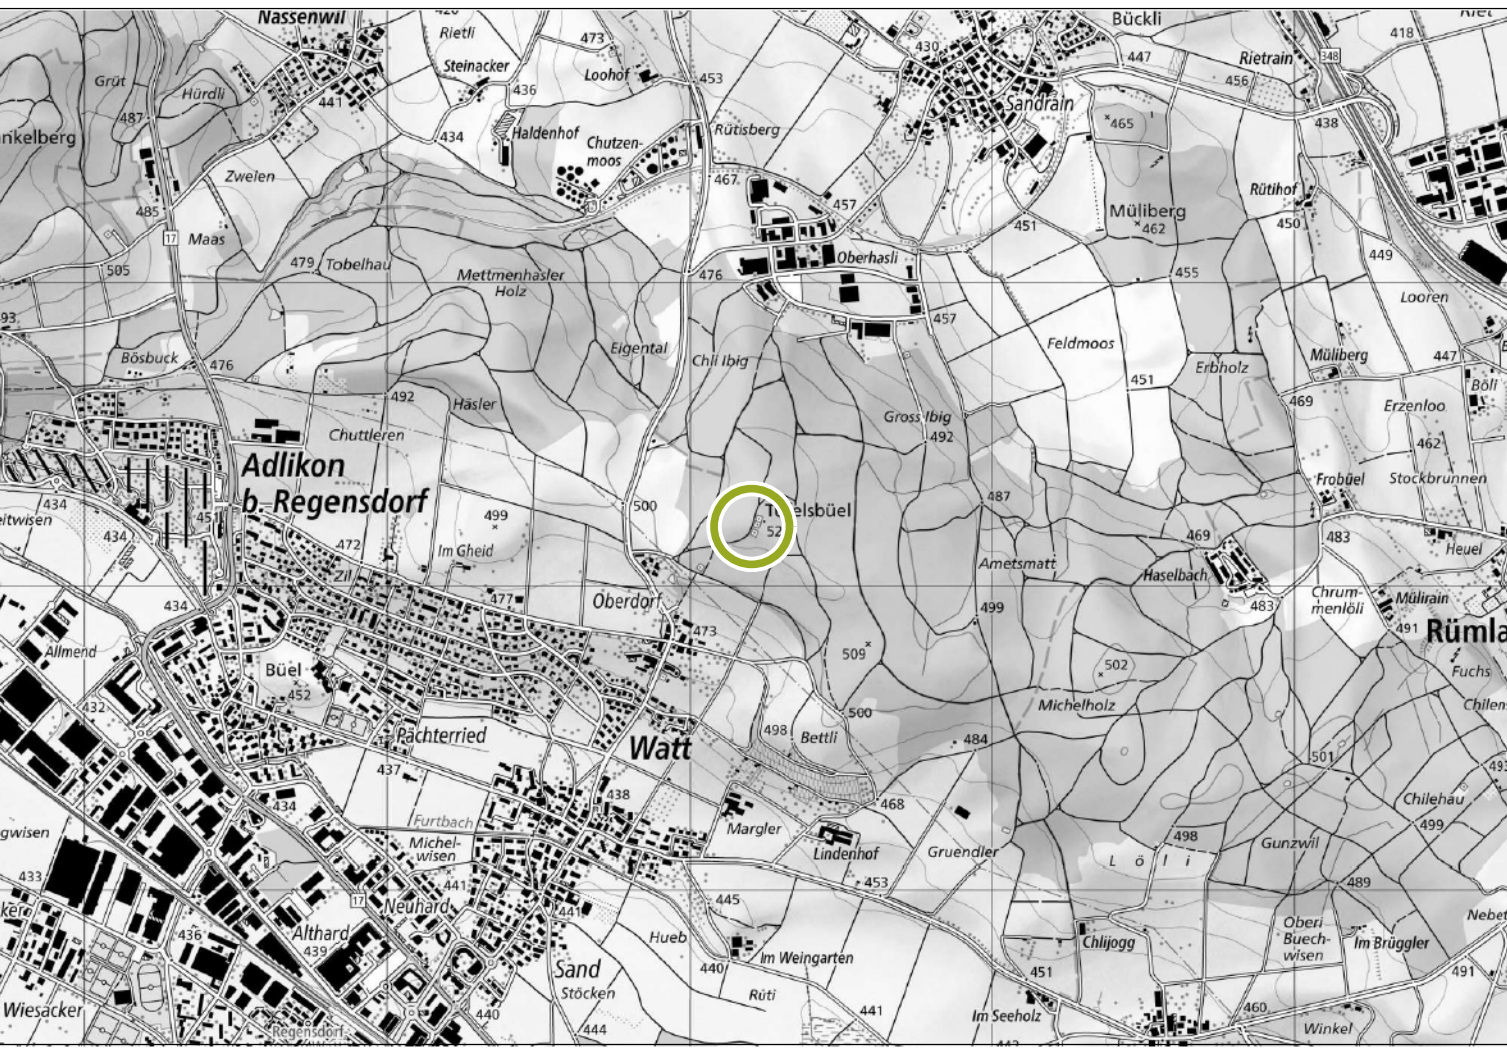

Gruppenwasserversorgung Furttal

Reservoir Ibig

Massstab: 1:100
Datum: 15.8.2025
Rev. a
Rev. b
Rev. c
Rev. d
Rev. e
Rev. f

Grösse: 60/84
Gez. awe
Gep.

Grundriss UG

Bearbeitungsstufe: Bauprojekt

Nummer: 11GWF2829_48/4

gujer

Ingenieurbüro Gujer AG
Ingenieure und Planer SIA / suisse.ling

Hofwisenstrasse 50a
8153 Rümlang

T 044 512 43 00
F 044 512 43 01

www.gujerag.ch
info@gujerag.ch

- ### Legende
- Bestehend
 - Abbruch
 - Projektiert
 - Best. Installation
 - Abbr. Installation
 - Proj. Trinkwasser kalt (WTK)
 - Proj. Schmutzabwasser verschmutzt (WASS)
 - Proj. Schmutzabwasser rein (WASR)
 - Proj. Abluft (LAB)
 - Proj. Zuluft (LZU)
 - Proj. Elektrotechnik (EMSR)

Grundriss UG

